


ПРОЕКТ ПЛАНИРОВКИ И ПРОЕКТ МЕЖЕВАНИЯ ТЕРРИТОРИИ, РАСПОЛОЖЕННОЙ ПО АДРЕСУ: МОСКОВСКАЯ ОБЛАСТЬ, ГОРОД ХИМКИ, ВБЛИЗИ КВАРТАЛА КЛЯЗЬМА

Чертеж планировки территории. Чертеж линий, обозначающих дороги, улицы, проезды, линии связи, объекты инженерной и транспортной инфраструктуры.

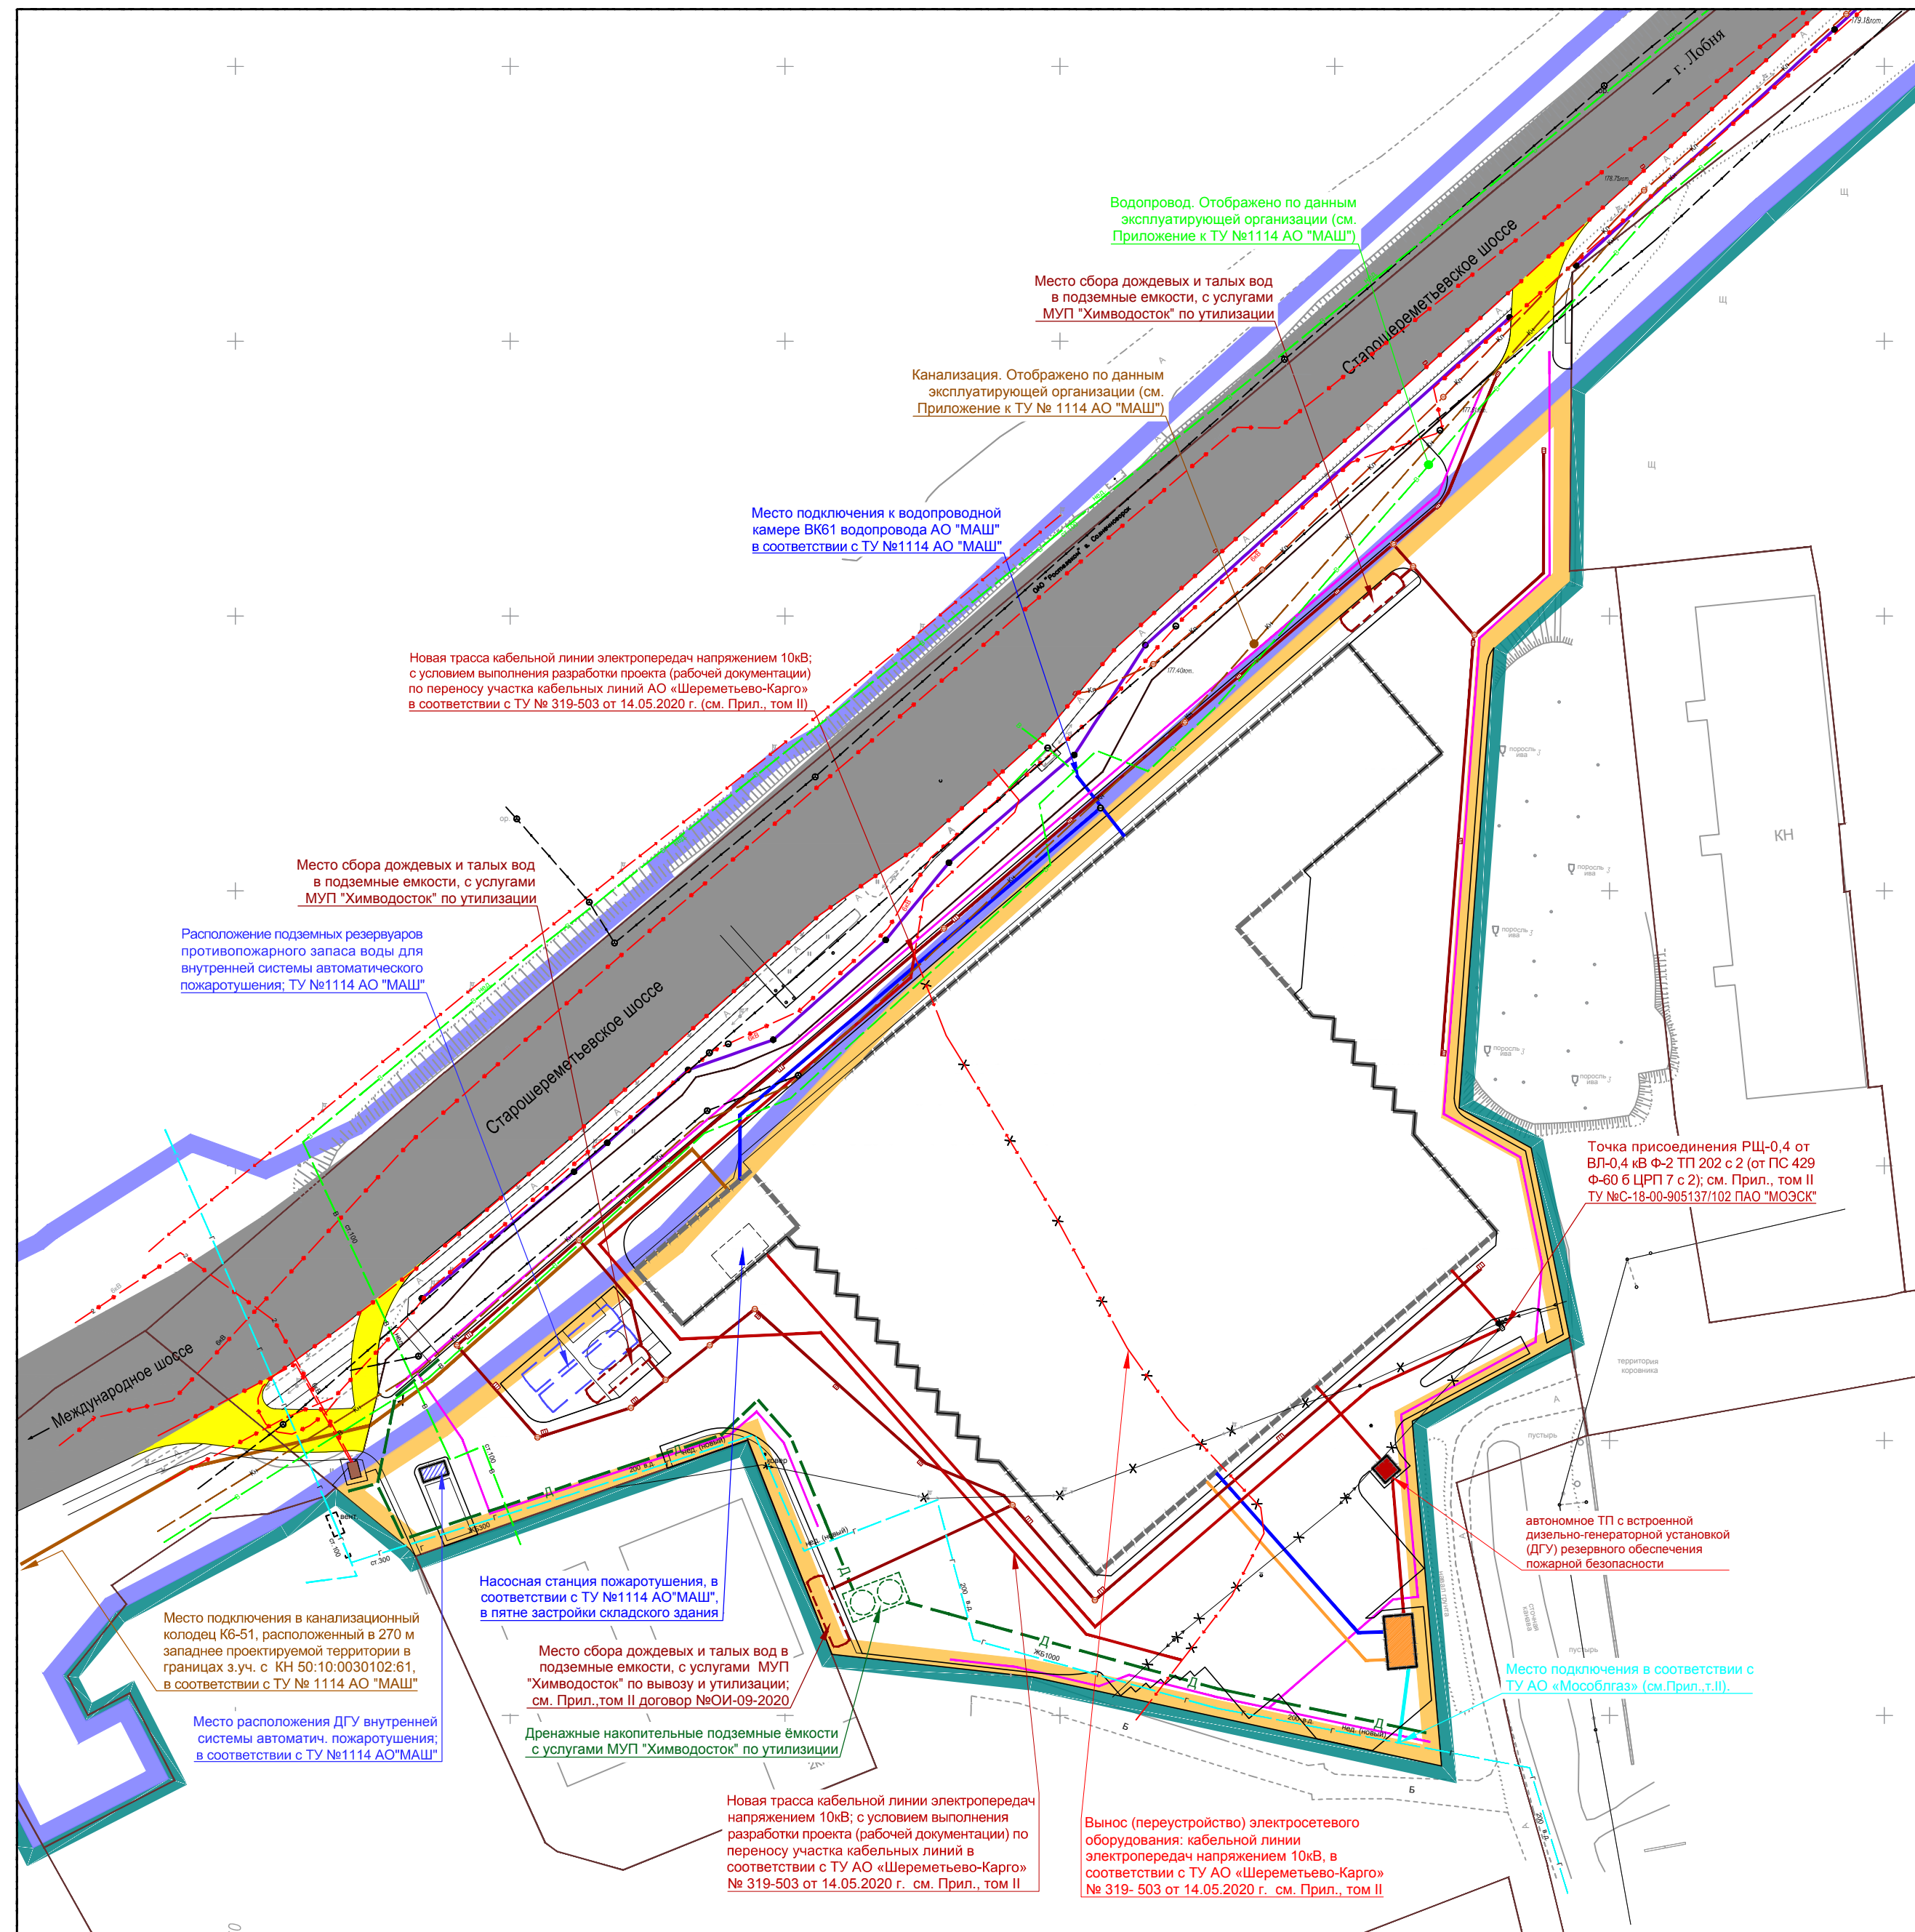

Условные обозначения

Границы существующих и планируемых элементов планировочной структуры: 1

- существующего элемента планировочной структуры: "территория, занятая линейным объектом и (или) предназначенная для размещения линейного объекта, за исключением элементов планировочной структуры
- существующего элемента планировочной структуры: "квартал"
- планируемого к установлению элемента планировочной структуры: "квартал"
- граница существующих земельных участков, поставленных на государственный кадастровый учет 1

Линии, обозначающие дороги, улицы, проезды, объекты транспортной инфраструктуры:

- существующая автодорога
- планируемые к реконструкции участки примыкания к автодороге 2
- линии, обозначающие объекты транспортной инфраструктуры, в т.ч. планируемые проезды в границах проектируемой территории
- проектируемый шумозащитный экран ПК43+41.75 (ППТ, утв. 18.02.2014 №73/4) за границами проектируемой территории
- планируемые к размещению объекты капитального строительства

Линии, обозначающие объекты инженерной инфраструктуры, в том числе линии связи:

- | | | |
|--|--|--|
| Суц. | Планир. | Вид прокладки |
| — | — | - водопровод подземный |
| — | — | - газопровод в.д. подземный |
| — | — | - канализация дождевая подземная |
| — | — | - канализация напорная подземная |
| — | — | - канализация хоз.-бытовых стоков подземная |
| - - - | - - - | - кабели связи подземные |
| - - - | - - - | - эл. кабель низкого, высокого напряжения подземный |
| — · — | — · — | - воздушная линия (ВЛ) электропередач |
| □ | □ | - распределительный щит (РЩ) |
| — | — | - эл. кабель освещения |
| — | — | - теплотель |
| - - - | - - - | - гидротехнические сооружения, дренаж (в т.ч. мероприятия по организации понижения уровня грунтовых вод) |
| x x x | x x x | - ликвидируемые инженерные сети (демонтаж) |
| ■ | ■ | - трансформаторная подстанция 3 |
| ■ | ■ | - котельная 4 |
| ■ | ■ | - дизель-генераторная установка, в составе объектов инженерного обеспечения для внутренней системы автоматического пожаротушения |
| □ | □ | - подземные накопительные емкости для дождевых и талых вод с последующим вывозом спец.техники и утилизацией |
| □ | □ | - подземные резервуары противопожарного запаса воды для внутренней системы автоматического пожаротушения |
| □ | □ | - подземные накопительные емкости дренажной системы для сезонных вод, с обеспечением услуг по вывозу и утилизации |

Примечание:

1. Границы существующих элементов планировочной структуры, расположенных за границами территории КУРТ, границы существующих земельных участков, поставленных на государственный кадастровый учет, существующие объекты, здания, сооружения, расположенные за границами территории КУРТ, а так же мероприятия, предусматриваемые за границами территории КУРТ отображены в справочно-информационных целях и не являются предметом утверждения настоящей документации.
2. Планируемая реконструкция участков примыкания к автодороге, на основании соглашения, содержащего требования и условия ГБУ "Мосавтодор" от 21.10.2019 №29633667 (см. Приложения).
3. Планируемая автономная ТП с встроенной ДГУ для резервного обеспечения пожарной безопасности Складского комплекса: пожарной сигнализации, системы дымоудаления, объектов и устройств внутренней системы автоматического пожаротушения, в т.ч. насосной станции пожаротушения; (тип, вид и классификация ТП, в т.ч. вариант БКТП с ДГУ определяется по расчетам технологического процесса).
4. В соответствии с ТУ АО «Мособлгаз» от 06.10.2020 №Г2413-185/2 предусматривается подключение объекта капитального строительства складского назначения.

Согласовано	
Взам. инв. №	
Подп. и дата	
Инв. № подл.	

					Договор от 18.07.2019г. № 840				
					Проект планировки и проект межевания территории, расположенной по адресу: Московская область, город Химки, вблизи квартала Клязьма				
Изм.	Кол.уч.	Лист	Док.	Подпись	Дата	Проект планировки территории. Основная (утверждаемая) часть.	Стадия	Лист	Листов
							ПП	2	4
Зам.директора				Базанкина Т.Р.					
Рук. отд.				Тарасов Д.В.					
ГАП				Королев А.В.					
Чертеж планировки территории. Чертеж линий, обозначающих дороги, улицы, проезды, линии связи, объекты инженерной и транспортной инфраструктуры, М 1:1000							МП "АПУ-Химки"		